

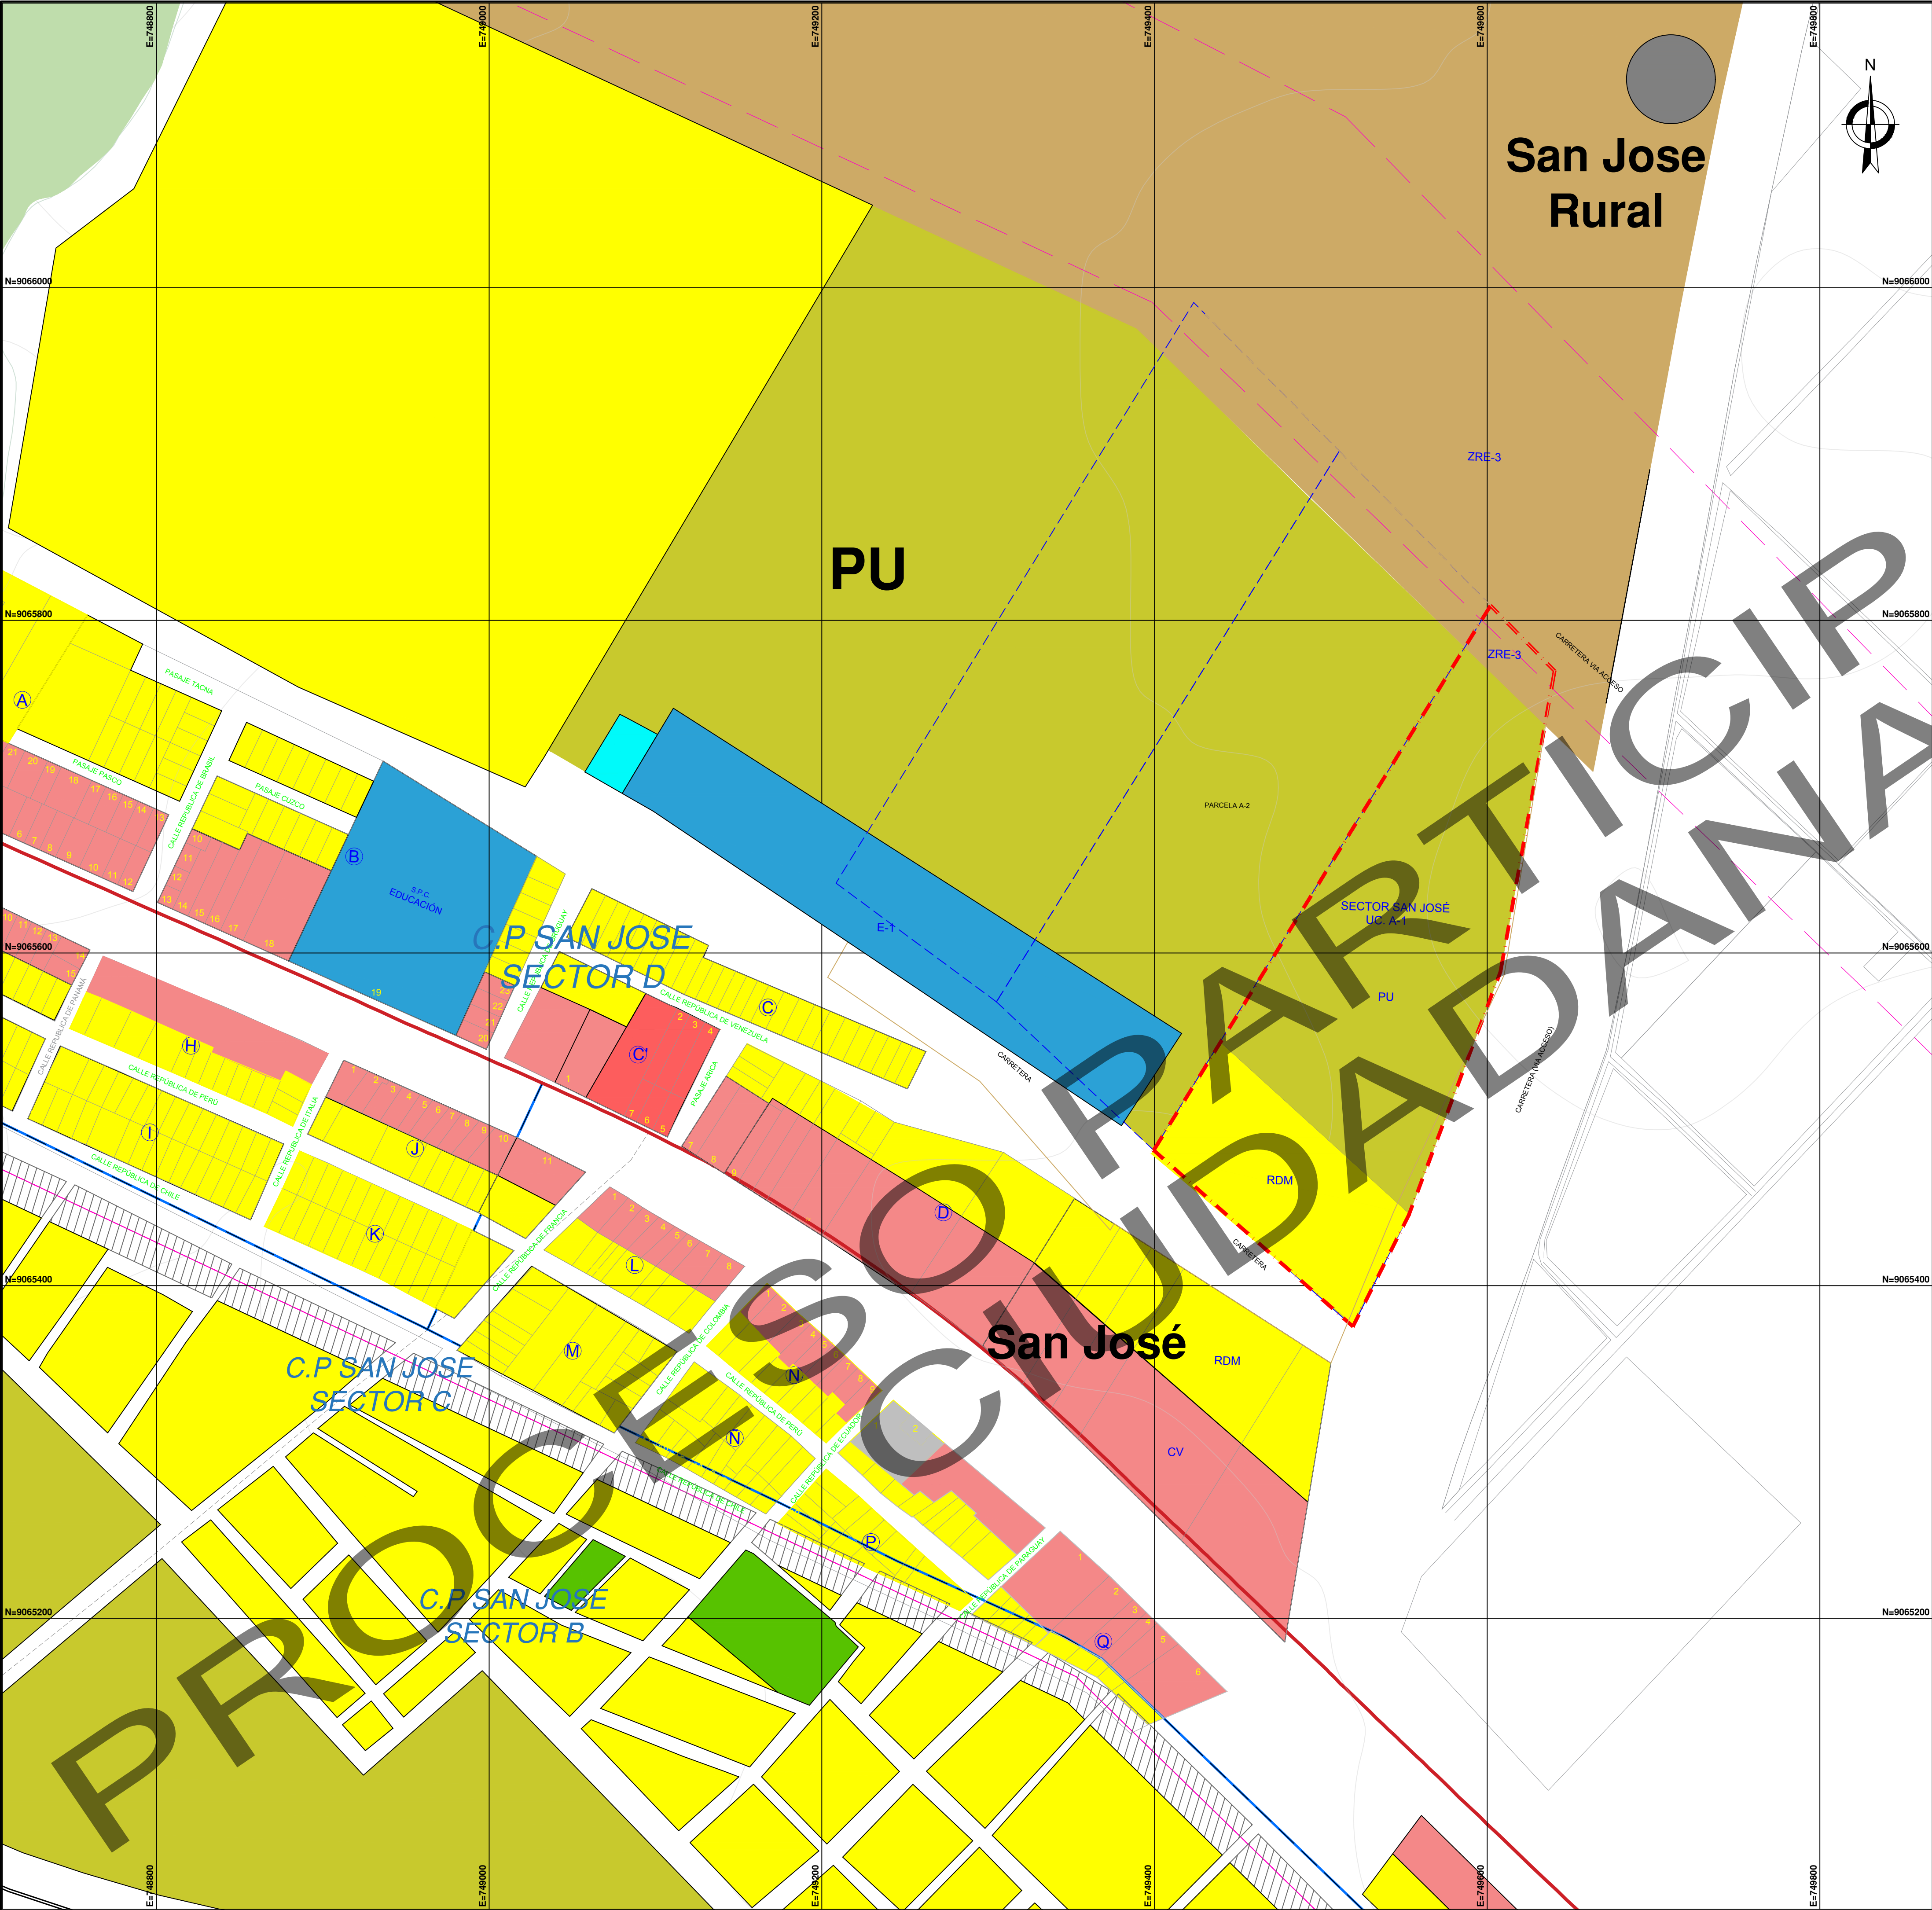


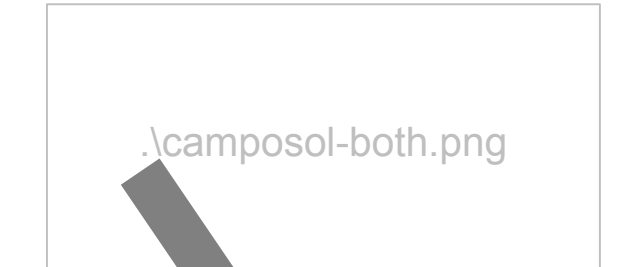

INFRAESTRUCTURA CON USOS SUELO DESTACADOS C.P. SAN JOSÉ		ZONIFICACIÓN NORMATIVA
	VIVIENDA	RDM
	COMERCIO VECINAL	CV
	EDUCACION (Primaria,secundaria)	E1
	PRE URBANA	PU
	SALUD	S
	LÍNEA DE ALTA TENSIÓN	ZRE-3

EQUIPAMIENTO	ÁREA EQUIP. ACTUAL (M2)	%
RDM	12,557.79	27.91
PU	32,291.49	71.76
ZRE-3	1,788.63	3.97
TOTAL	45,000.00	100

O.M N°06-2021/MPV APRUEBA EL PLAN DE DESARROLLO URBANO TIPO 2 DEL DISTRITO VIRÚ 2020-2030 (PAG.28, PAG.299)

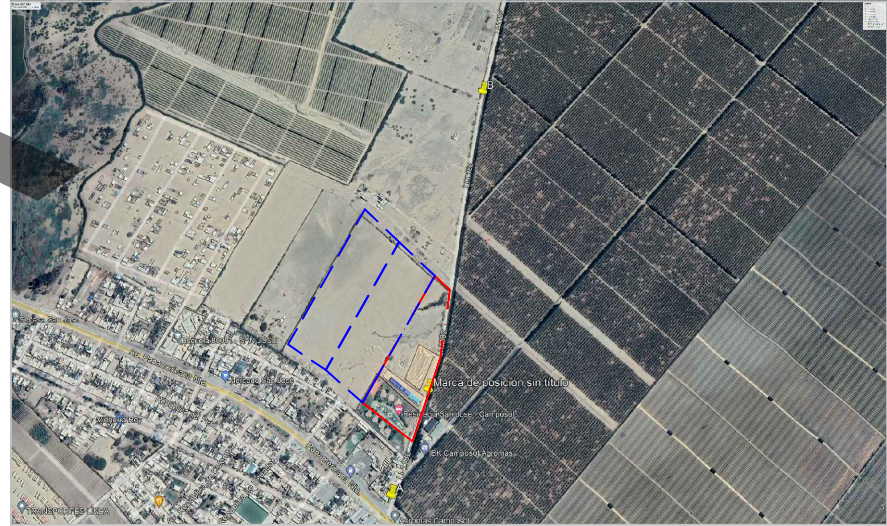

OBSERVACIONES:
CAMPOSOL S.A. con certificado CIRA NRO 74-2023-DDC LIB/MC EMITIDO 31/03/2023
NO SE HAN IDENTIFICADO RESTOS Y/O EVIDENCIAS ARQUEOLÓGICAS EN SUPERFICIE.

PROPIETARIO:

PROFESIONAL:
LUIA MARÍA LANDERAS NORIEGA
CAP: 7226

FIRMA Y SELLO:

PROYECTO:

CAMBIO DE ZONIFICACIÓN

PREDIO:
UC. A-1
PARTIDA REGISTRAL:
04013092
DIRECCION:
DEPARTAMENTO: LA LIBERTAD
PROVINCIA: VIRU
DISTRITO: VIRU

CONTENIDO:
PLANO DE ZONIFICACION

FECHA:
MAYO 2023

ESCALA:
1/2000

LÁMINA:

Z-01