

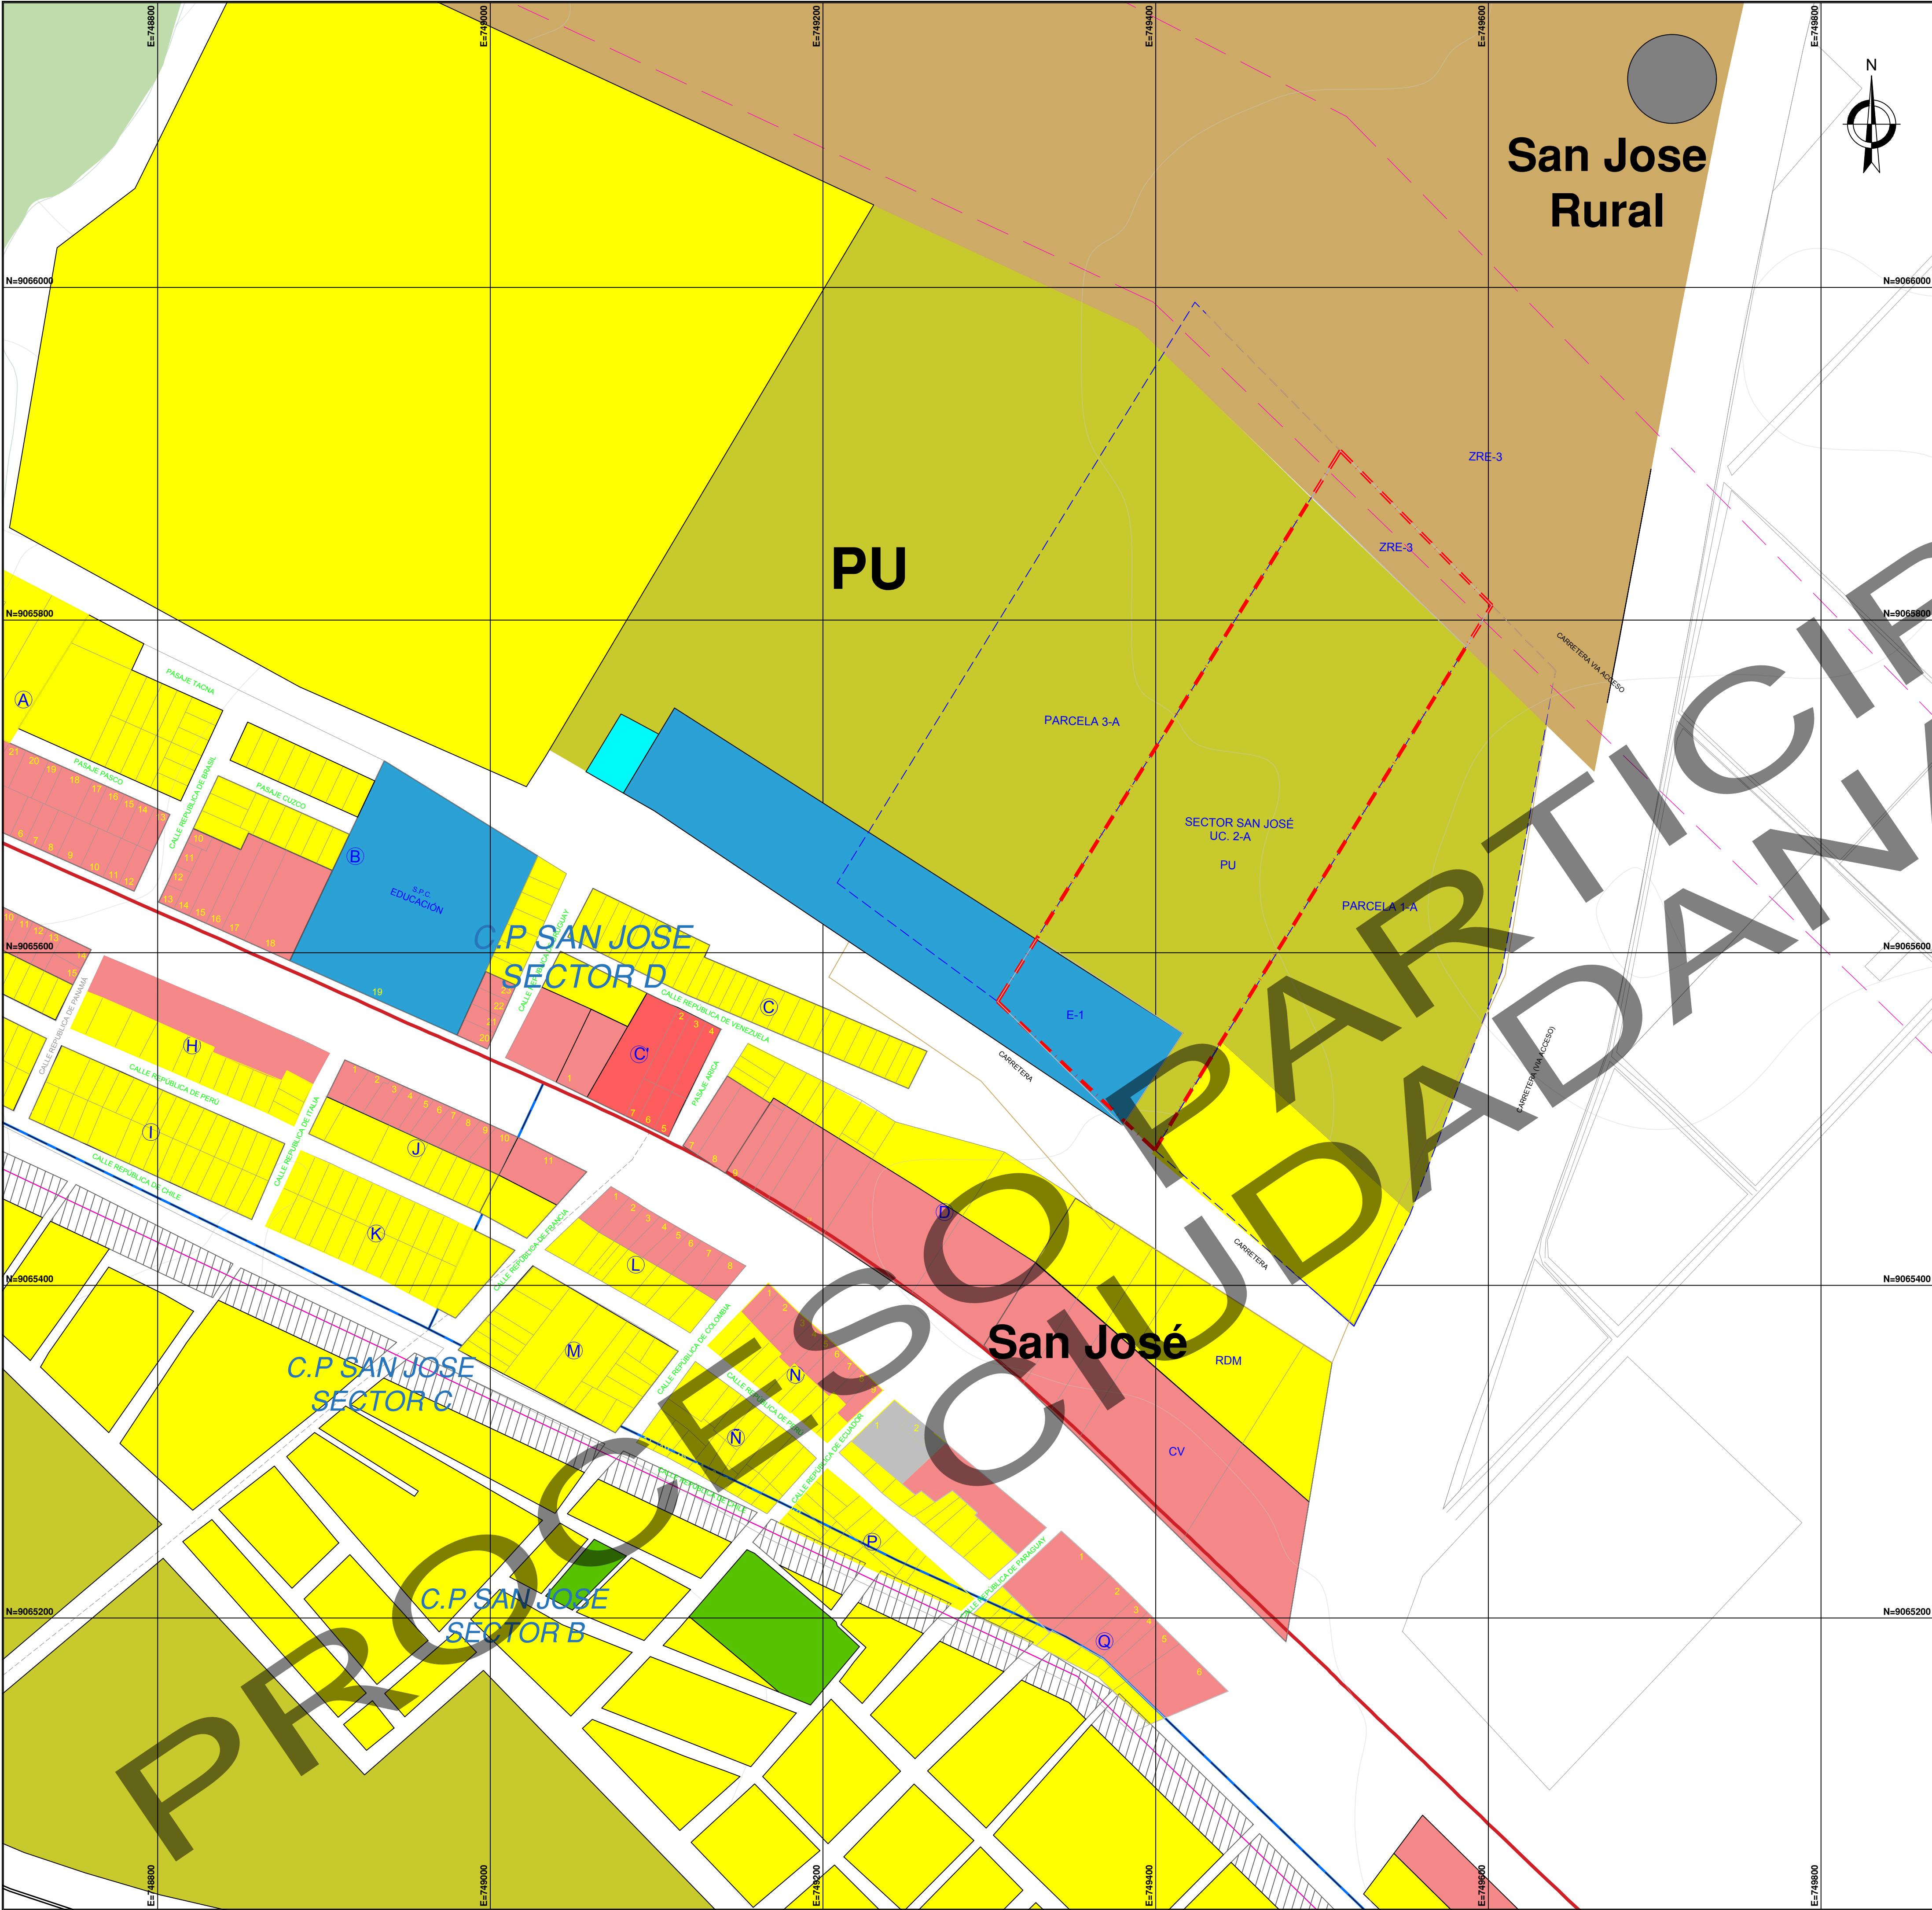


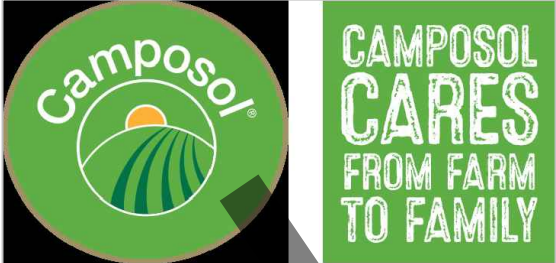

INFRAESTRUCTURA CON USOS SUELO DESTACADOS C.P. SAN JOSÉ		ZONIFICACIÓN NORMATIVA
VIVIENDA		RDM
COMERCIO VECINAL		CV
EDUCACION (Primaria,secundaria)		E1
PRE URBANA		PU
SALUD		S
LINEA DE ALTA TENSION		ZRE-3

EQUIPAMIENTO	AREA EQUIP. ACTUAL (M2)	%
EDUCACIÓN	5,781.49	11.80
PU	39,311.42	80.23
ZRE-3	3,907.08	7.97
TOTAL	49,000.00	100

O.M N°06-2021/MPV APRUEBA EL PLAN DE DESARROLLO URBANO TIPO 2 DEL DISTRITO VIRU 2020-2030 (PAG.28, PAG.299)

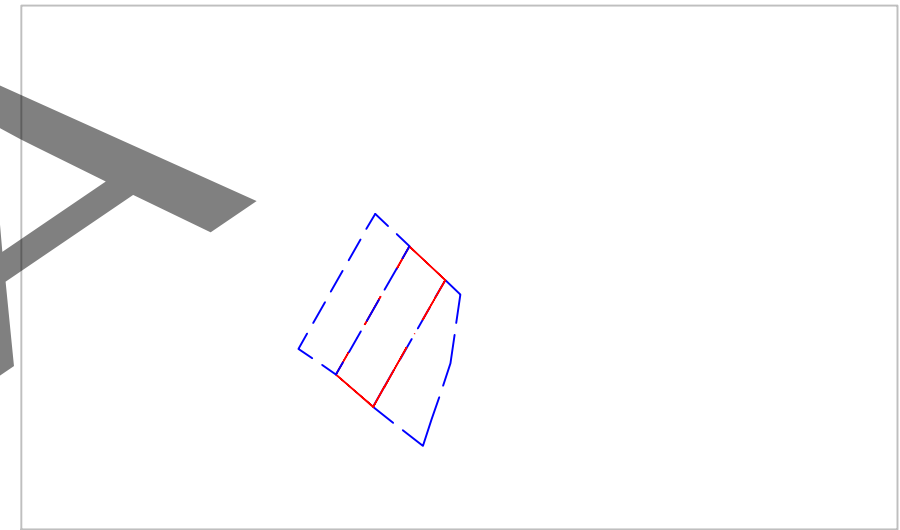

OBSERVACIONES:
CAMPOSOL S.A. con certificado CIRA NRO 74-2023-DDC LIB/MC EMITIDO 31/03/2023
NO SE HAN IDENTIFICADO RESTOS Y/O EVIDENCIAS ARQUEOLÓGICAS EN SUPERFICIE.

PROPIETARIO:

PROFESIONAL:
LUISA MARÍA LANDERAS NORIEGA
CAP: 7226

FIRMA Y SELLO:

PROYECTO:

CAMBIO DE ZONIFICACIÓN

PREDIO:
UC. 2-A
PARTIDA REGISTRAL:
04012564
DIRECCION:
DEPARTAMENTO: LA LIBERTAD
PROVINCIA: VIRU
DISTRITO: VIRU

CONTENIDO:
PLANO DE ZONIFICACION

FECHA:
MAYO 2023

ESCALA:
1/2000

LÁMINA:

Z-01