

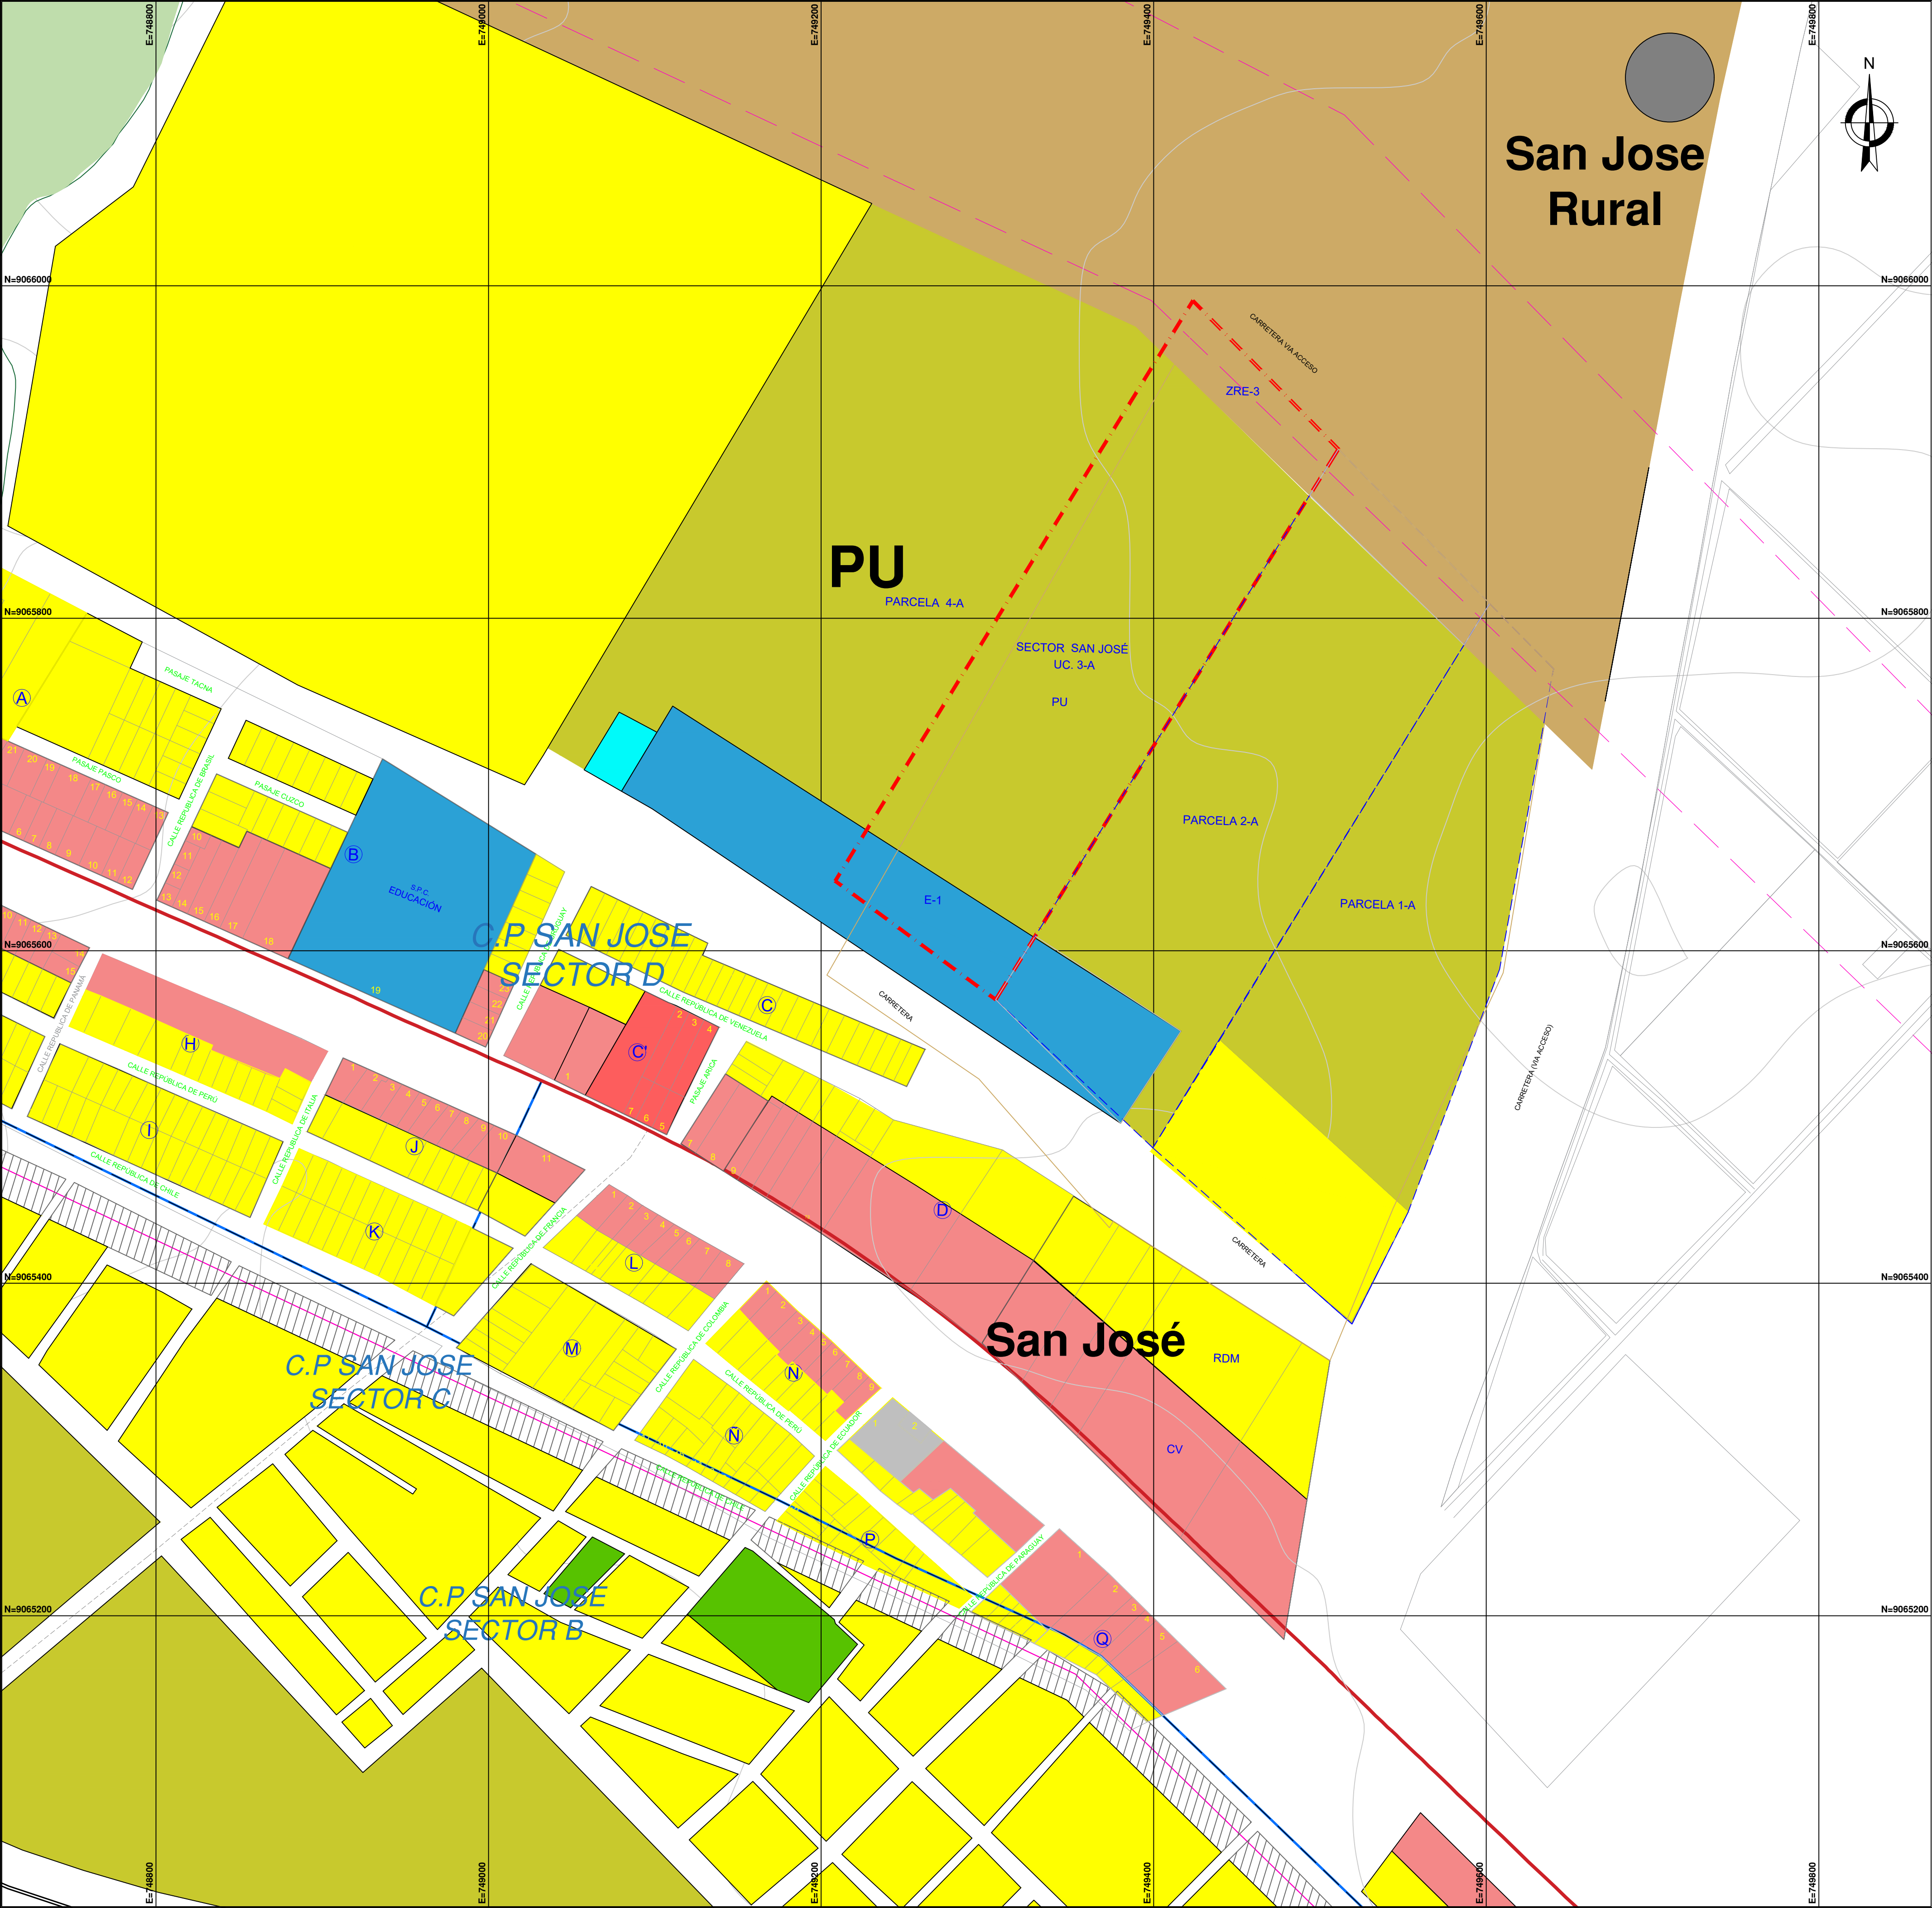


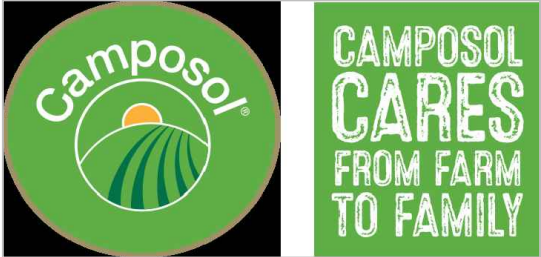

INFRAESTRUCTURA CON USOS SUELO DESTACADOS C.P. SAN JOSÉ		ZONIFICACIÓN NORMATIVA
	VIVIENDA	RDM
	COMERCIO VECINAL	CV
	EDUCACION (Primaria,secundaria)	E1
	PRE URBANA	PU
	SALUD	S
	LINEA DE ALTA TENSIÓN	ZRE-3

EQUIPAMIENTO	ÁREA EQUIP. ACTUAL (M2)	%
EDUCACIÓN	4,771.76	9.74
PU	39,204.86	80.01
ZRE-3	4,290.51	8.76
TOTAL	49,000.00	100

O.M N°06-2021/MPV APRUEBA EL PLAN DE DESARROLLO URBANO TIPO 2 DEL DISTRITO VIRÚ 2020-2030 (PAG.28, PAG.299)

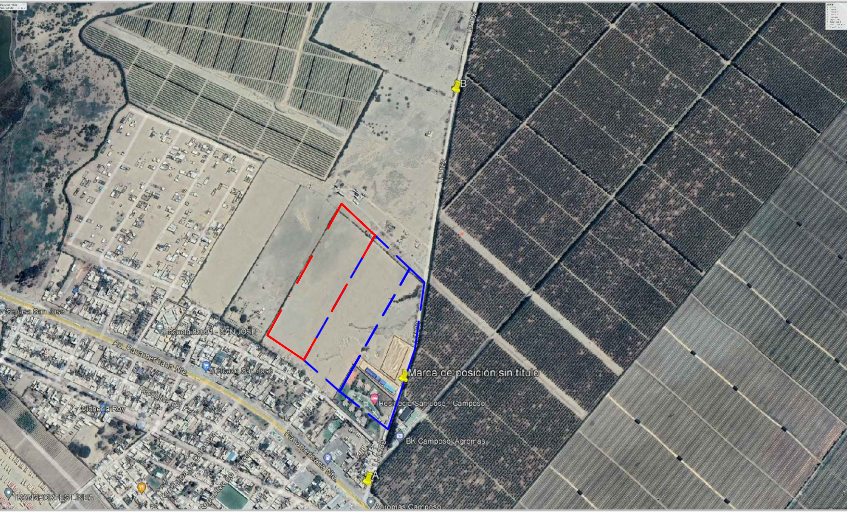

OBSERVACIONES:
CAMPOSOL S.A, con certificado CIRA NRO 74-2023-DDC LIB/MC EMITIDO 31/03/2023
NO SE HAN IDENTIFICADO RESTOS Y/O EVIDENCIAS ARQUEOLÓGICAS EN SUPERFICIE.

PROPIETARIO:

PROFESIONAL:
LUISA MARÍA LANDERAS NORIEGA
CAP: 7226

FIRMA Y SELLO:

PROYECTO:
CAMBIO DE ZONIFICACIÓN

PREDIO:
UC. 3-A
PARTIDA REGISTRAL:
04012567
DIRECCION:
DEPARTAMENTO: LA LIBERTAD
PROVINCIA: VIRU
DISTRITO: VIRU

CONTENIDO:
PLANO DE ZONIFICACION

FECHA:
MAYO 2023

ESCALA:
1/2000

LÁMINA:

Z-01